

Regione Lombardia
COMUNE DI TRADATE
Provincia di Varese

CENTRO SPORTIVO "C.M. USLENGHI" - VIA CARAVAGGIO
PROGETTO NUOVO CORPO SPOGLIATOI CAMPO N. 2

PROGETTO ESECUTIVO

elaborato n.
PA /05

Progetto Architettonico
Pianta Piano Seminterrato

scala
1:50

data
26 Luglio 2019

I Progettisti:

Il Responsabile del Procedimento:

Il Sindaco:



Progetto opere strutturali, D.L. :
dott. ing. Paolo Dovere
C.F. DVRPLA80C24E900V/
P. IVA 03137260125
Fagnano Olona (VA), via Cadore 29
telefono: 342 088532
e-mail: paolo.dovere@gmail.com

Progetto impianti elettrici ed affini, impianto di riscaldamento, D.L.
dott. ing. Luca Clemente Rossi - Studio Rossi Ingegneri Associati
P. IVA 02485420125
Bollate (MI), viale dell'Industria 8
telefono: 0331 310025
e-mail: studi@rossirossi.eu

Progettazione della sicurezza
dott. ing. Claudio Besio
C.F. BSCLMD84L882A
P. IVA 03206460127
Malmate (VA), via Verdi 8
telefono: 340 1530271
e-mail: claudio.besio@gmail.com

Progetto architettonico:
dott. arch. Roberto Pisoni
ARCHITETTURA E PIANIFICAZIONE TERRITORIALE
via A. Volta, 12 - 22070 Carbonate (CO)
C.F. PSN RRT 78508B3000
P. IVA 02901010138
Tel. 328.0616641
e-mail: robertopisoni@gmail.com

DETTAGLI MURATURE SC. 1:20

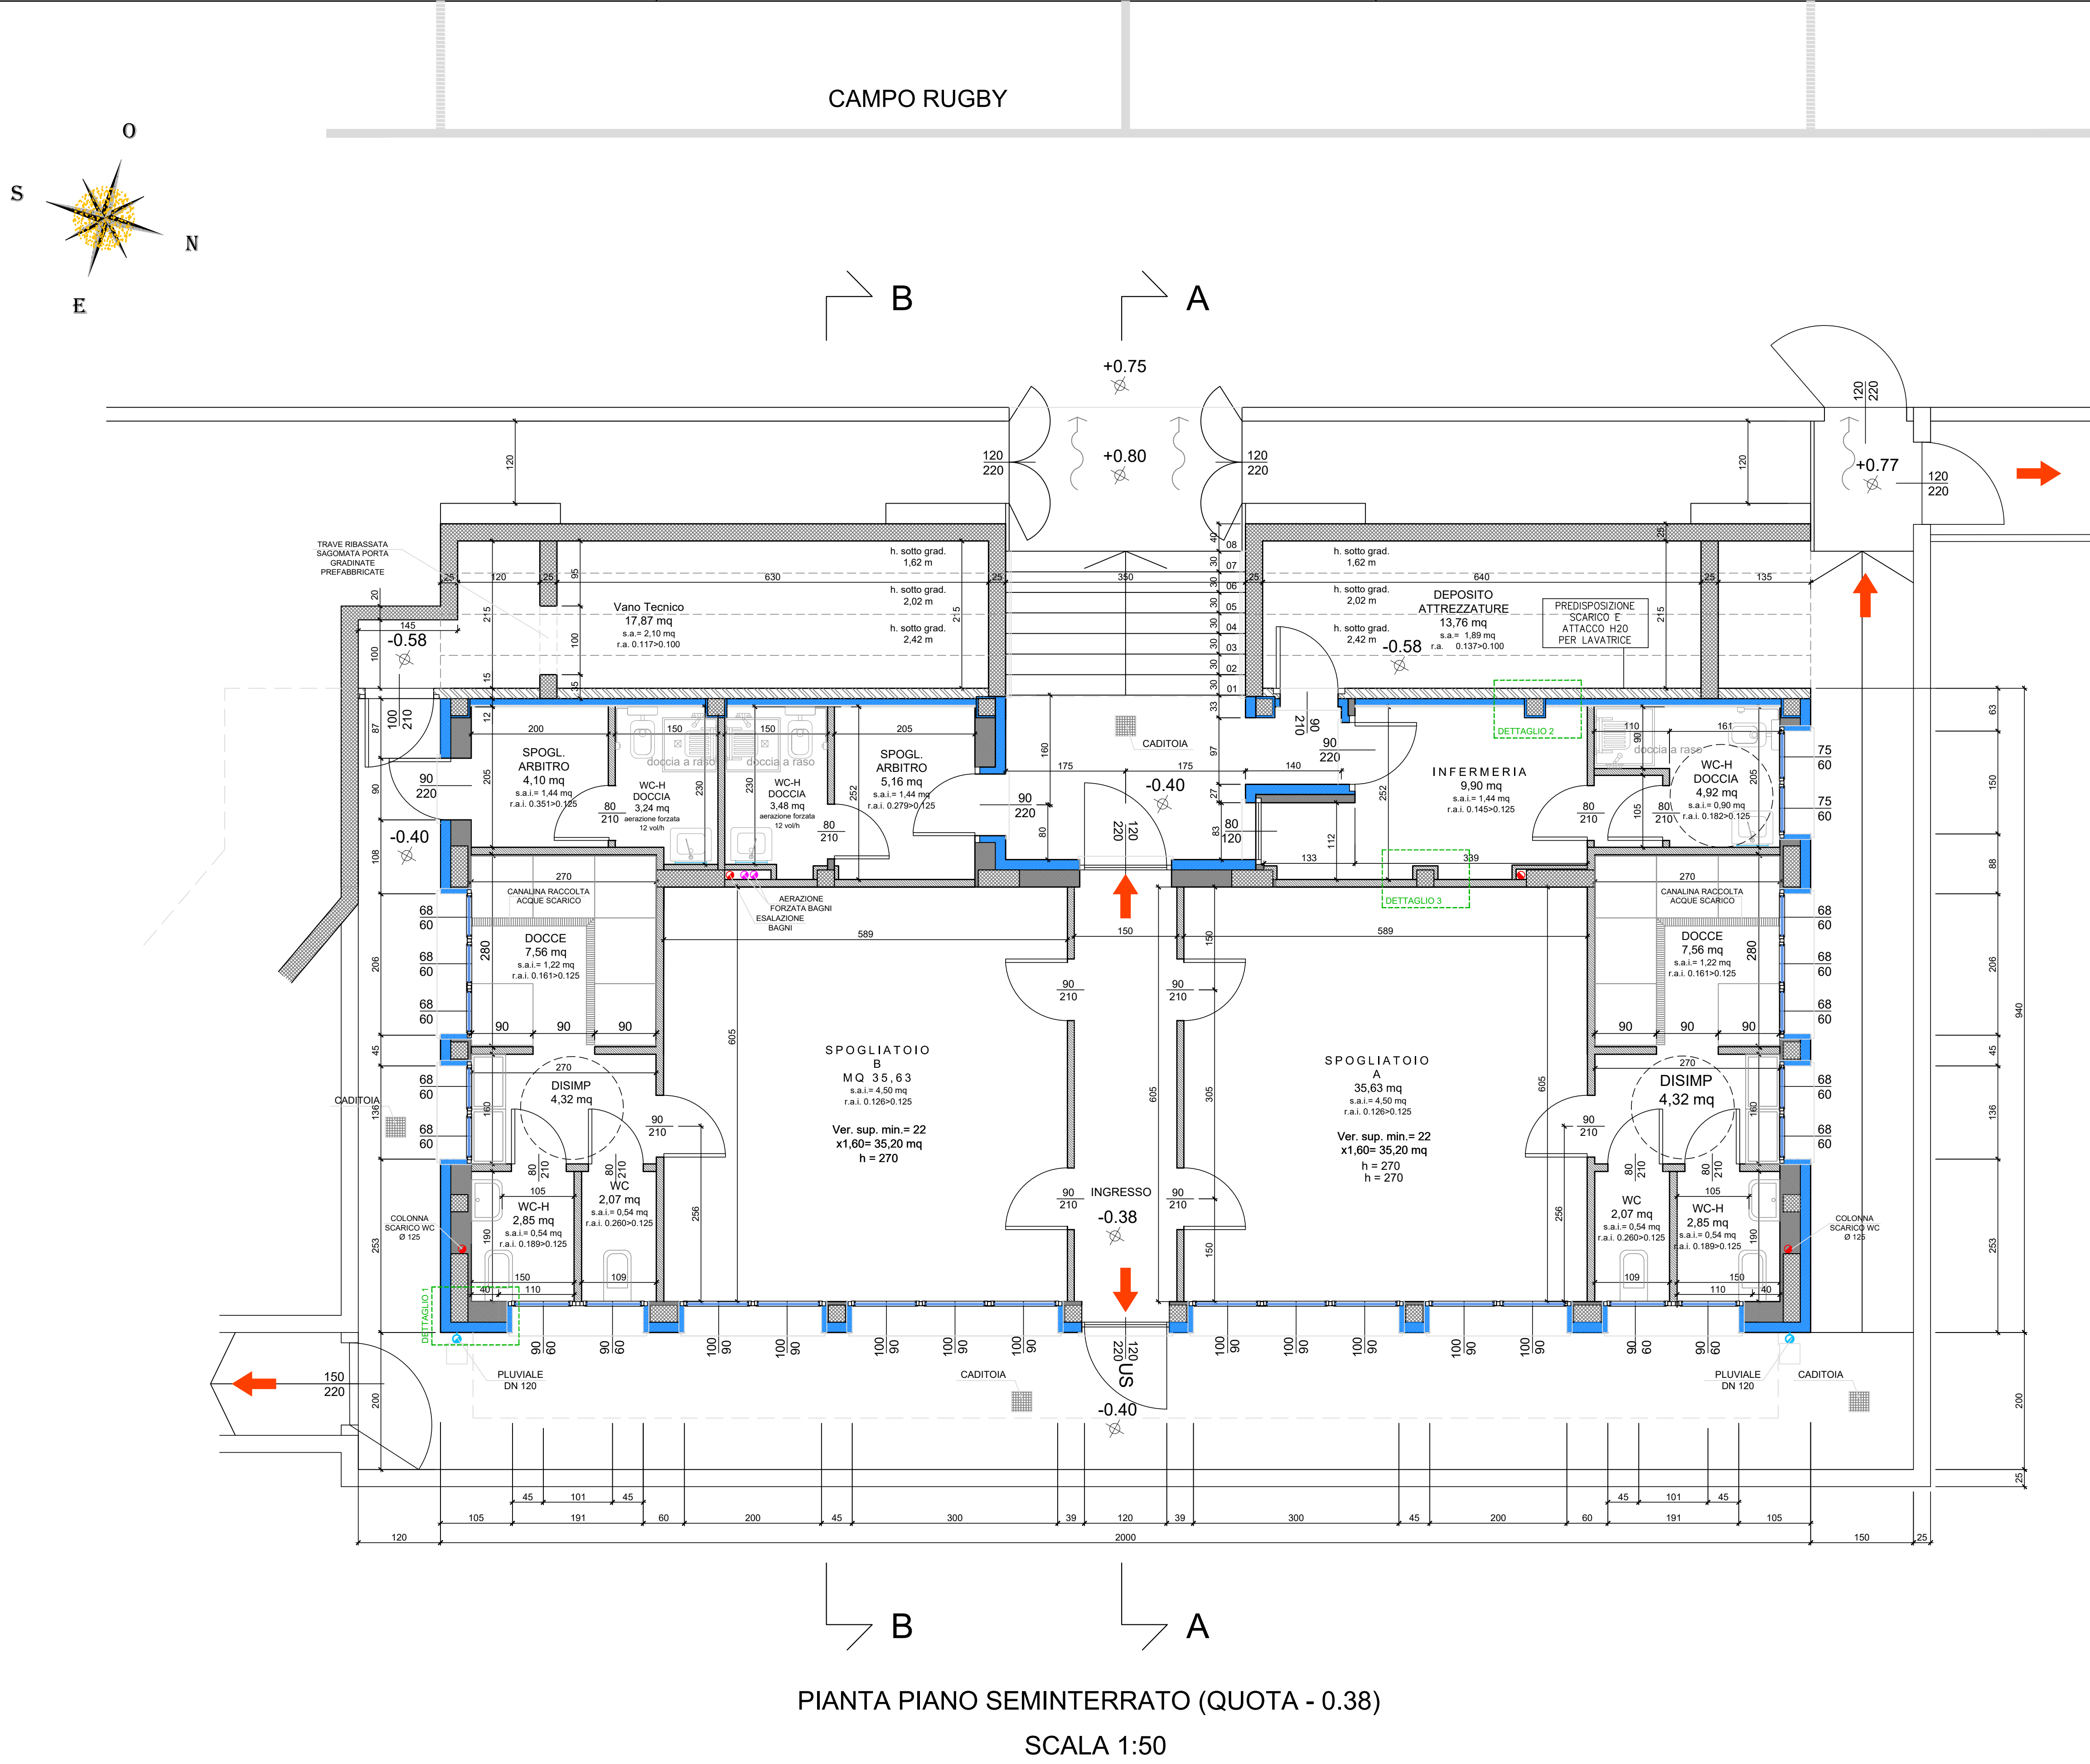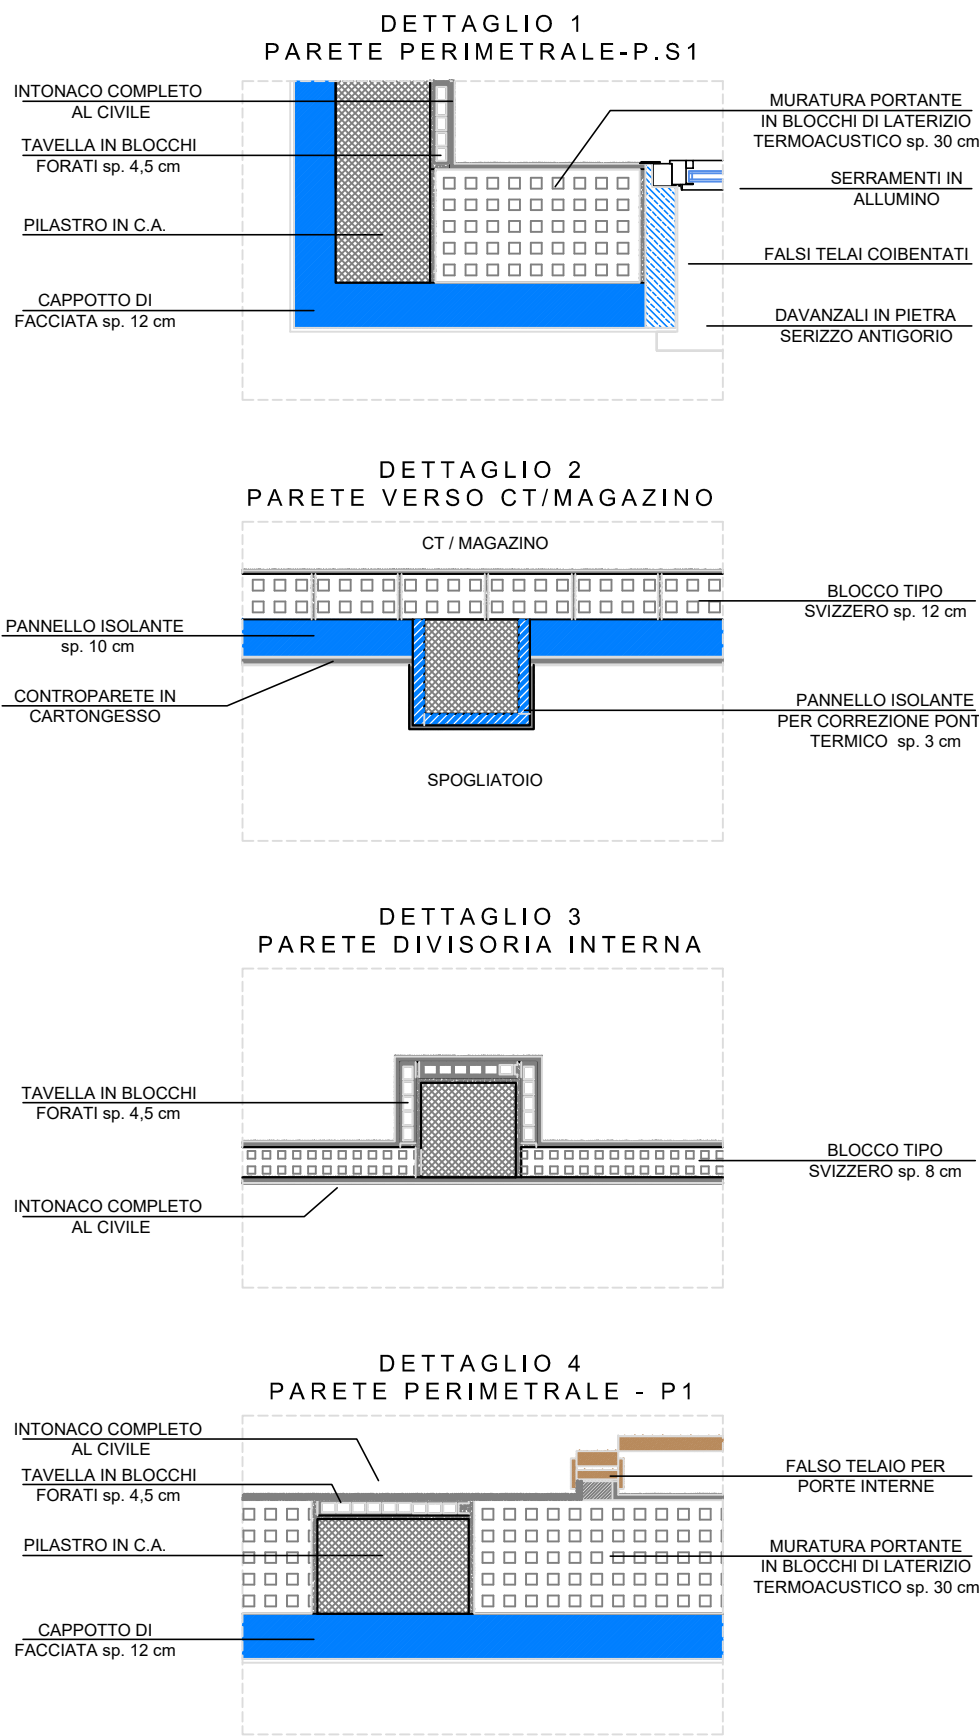

PIANTA PIANO SEMINTERRATO (QUOTA - 0.38)
SCALA 1:50

➡ USCITA DI SICUREZZA