

Regione Lombardia
COMUNE DI TRADATE
Provincia di Varese

CENTRO SPORTIVO "C.M. USLENGHI" - VIA CARAVAGGIO
PROGETTO NUOVO CORPO SPOGLIATOI CAMPO N. 2

PROGETTO ESECUTIVO

elaborato n.

oggetto dell'elaborato

scala
1.50

data:
26 Luglio 2019

I Progettisti:

Il Responsabile del
Procedimento:

Il Sindaco:

Progetto opere strutturali, D.L. :

dott. Ing. Paolo Dovera
C.F. DVRPLA80C24B300V
P. IVA 03137260125
Fagnano Olona (VA), via Cadore 29
telefono: 342 0808352
e-mail: paolo.dovera@gmail.com

Progetto impianti elettrici ed affini, impianto di riscaldamento, D.L.
dott. ing. Luca Clemente Rossi - Studio Rossi Ingegneri Associati

P. IVA 02485420125
Bolladello di Cairate (VA), via Sant'Amrogio 8
telefono: 0331 310025
telefax: 0331 310025
e-mail: studio@rossierossi.eu

Progettazione della sicurezza


dott. Ing. Claudio Besio
C.F. : BSE CLD 84A02 L682A
P. IVA 03206460127
Malnate (VA), via Verdi 8
telefono: 340 1530271
e-mail: claudio.besio@gmail.com

Progetto architettonico:

dott. arch. Roberto Pisoni
ARCHITETTURA E PIANIFICAZIONE TERRITORIALE
via A. Volta, 12 - 22070 Carbonate (CO)
C.F. PSN RRT 78S05B3000
P. IVA 02901010138
Tel. 328.0616641
e-mail: robertopisoni@gmail.com


PE /07

Impianti elettrici ed affini
Distribuzione planimetrica e
particolari costrutti - scala 1:100

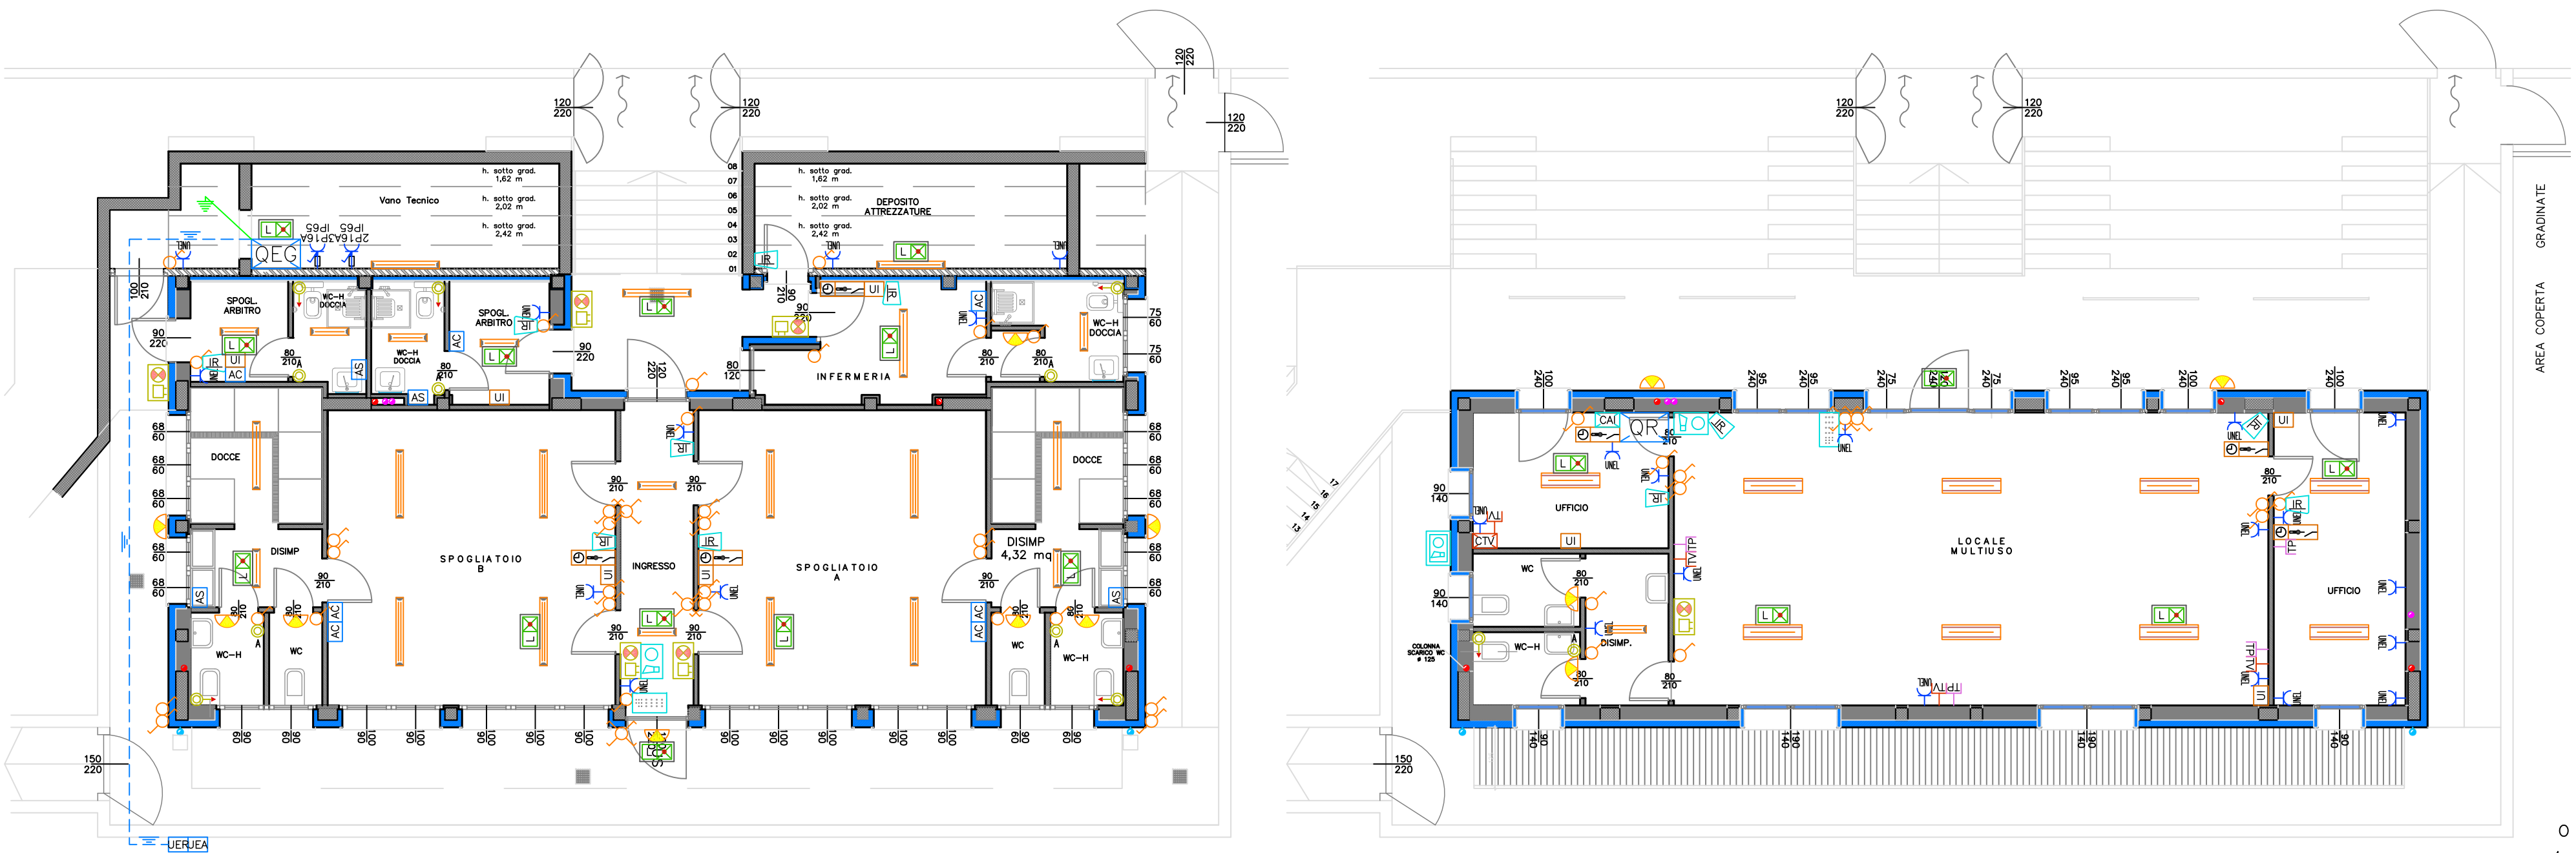

PIANTA PIANO SEMINTERRATO (QUOTA -0,38)

PIANTA PIANO RIALZATO (QUOTA +0,42)

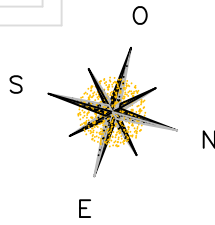

DISTRIBUZIONE PRINCIPALE

	QUADRO ELETTRICO GENERALE
	QUADRO RIALZATO
	ALLACCIAMENTO ASCIUGACAPELLI ELETTRICO
	ALLACCIAMENTO ASPIRATORE
	ALLACCIAMENTO UNITA' ESTERNA POMPA DI CALORE PER RISCALDAMETNO
	ALLACCIAMENTO UNITA' ESTERNA POMPA DI CALORE PER ACQUA CALDA SANITARIA
	PRESA TIPO UNEL UNIVERSALE 2P+T 10/16 A CON TERRA LATERALE E CENTRALE

DISTRIBUZIONE PRINCIPALE

	PRESA TIPO CEE P+N+T In = 16A IP65 CON INTERRUTTORE DI BLOCCO E FUSIBILI
	PRESA TIPO CEE 3P+N+T In = 16A IP65 CON INTERRUTTORE DI BLOCCO E FUSIBILI
	PALINA DI MESSA A TERRA
	TUBAZIONE INTERRATA Ø125mm

TV (predisposizione)

	CENTRALINO CONDOMINIALE IMPIANTO TV
	PREDISPOSIZIONE PRESA TV

LEGENDA

PUNTI LUCE

	INTERRUTTORE UNIPOLARE
	DEVIATORE UNIPOLARE
	INVERTITORE UNIPOLARE
	PUNTO LUCE A PARETE CON LUCE A LED11W E GRADO DI PROTEZIONE IP65
	PUNTO LUCE A PLAFONE TIPO DISANO 740 LED 33W
	PUNTO LUCE A PLAFONE TIPO DISANO927 ECHO 11W
	PUNTO LUCE A PLAFONE TIPO DISANO927 ECHO 23W

PUNTI LUCE

	PUNTO LUCE A PLAFONE TIPO DISANO927 ECHO 30W
	PLAFONIERA PER ILLUMINAZIONE DI SICUREZZA IP65 TIPO BEGHELLI STILE IN 11W

CHIAMATA SOCCORSO

	PULSANTE DI CHIAMATA A TIRANTE
	PULSANTE DI ANNULO CHIAMATA
	SEGNALAZIONE OTTICA ACUSTICA

TELEFONO (predisposizione)

	PREDISPOSIZIONE PRESA TELEFONICA/DATI
--	---------------------------------------

IMPIANTI MECCANICI

	CRONOTERMOSTATO
	ALLACCIAMENTO UNITA' INTERNA

ANTINTRUSIONE (predisposizione)

	ICENTRALINA IMPIANTO CON COMBINATORE TELEFONICO
	TASTIERA DI COMANDO E CONTROLLO
	SENSORE INFRAROSSI DI MOVIMENTO
	SIRENA INTERNA CON SEGNALAZIONE OTTICA ACUSTICA
	SIRENA ESTERNA CON SEGNALAZIONE OTTICA ACUSTICA